




給水管 計画平面図 A1 S=1:500
A3 S=1:1000

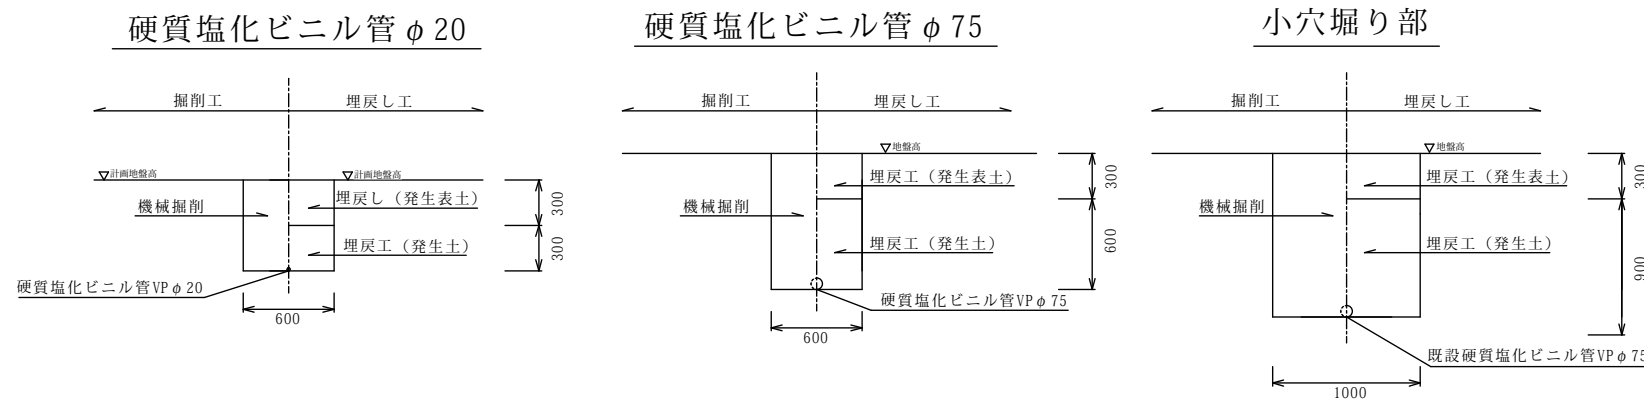

給水管 標準断面図 A1 S=1:25
A3 S=1:50



凡例

- 既設管VPφ75 : - - - - -
- 既設管VPφ20 : ·······
- 新設管 : —————
- 既設給・散水栓 : ○
- 新設給・散水栓 (再利用含む) : ●

施工数量一覧

- a VPφ75管布設工 L=53.5m
- b VPφ20管布設工 L=101m
- c 仕切弁φ75撤去 1箇所
- d 散水栓φ50撤去 3箇所
- e 給水栓φ20撤去 3箇所
- f 散水栓φ50設置 (再利用) 2箇所
- g 給水栓φ20設置 (再利用) 3箇所
- h 給水栓φ20設置 2箇所

(単)				
事業名	鴨田ふれあい農園整備工事			
工事箇所	川越市大字伊佐沼地内			
図面名称	給水管計画平面図・給水管標準断面図			
縮尺	図示	単位	m、mm	作図
承認	設計	図番	5	令和元年 8月
		整番	8	
川越市産業観光部農政課				