
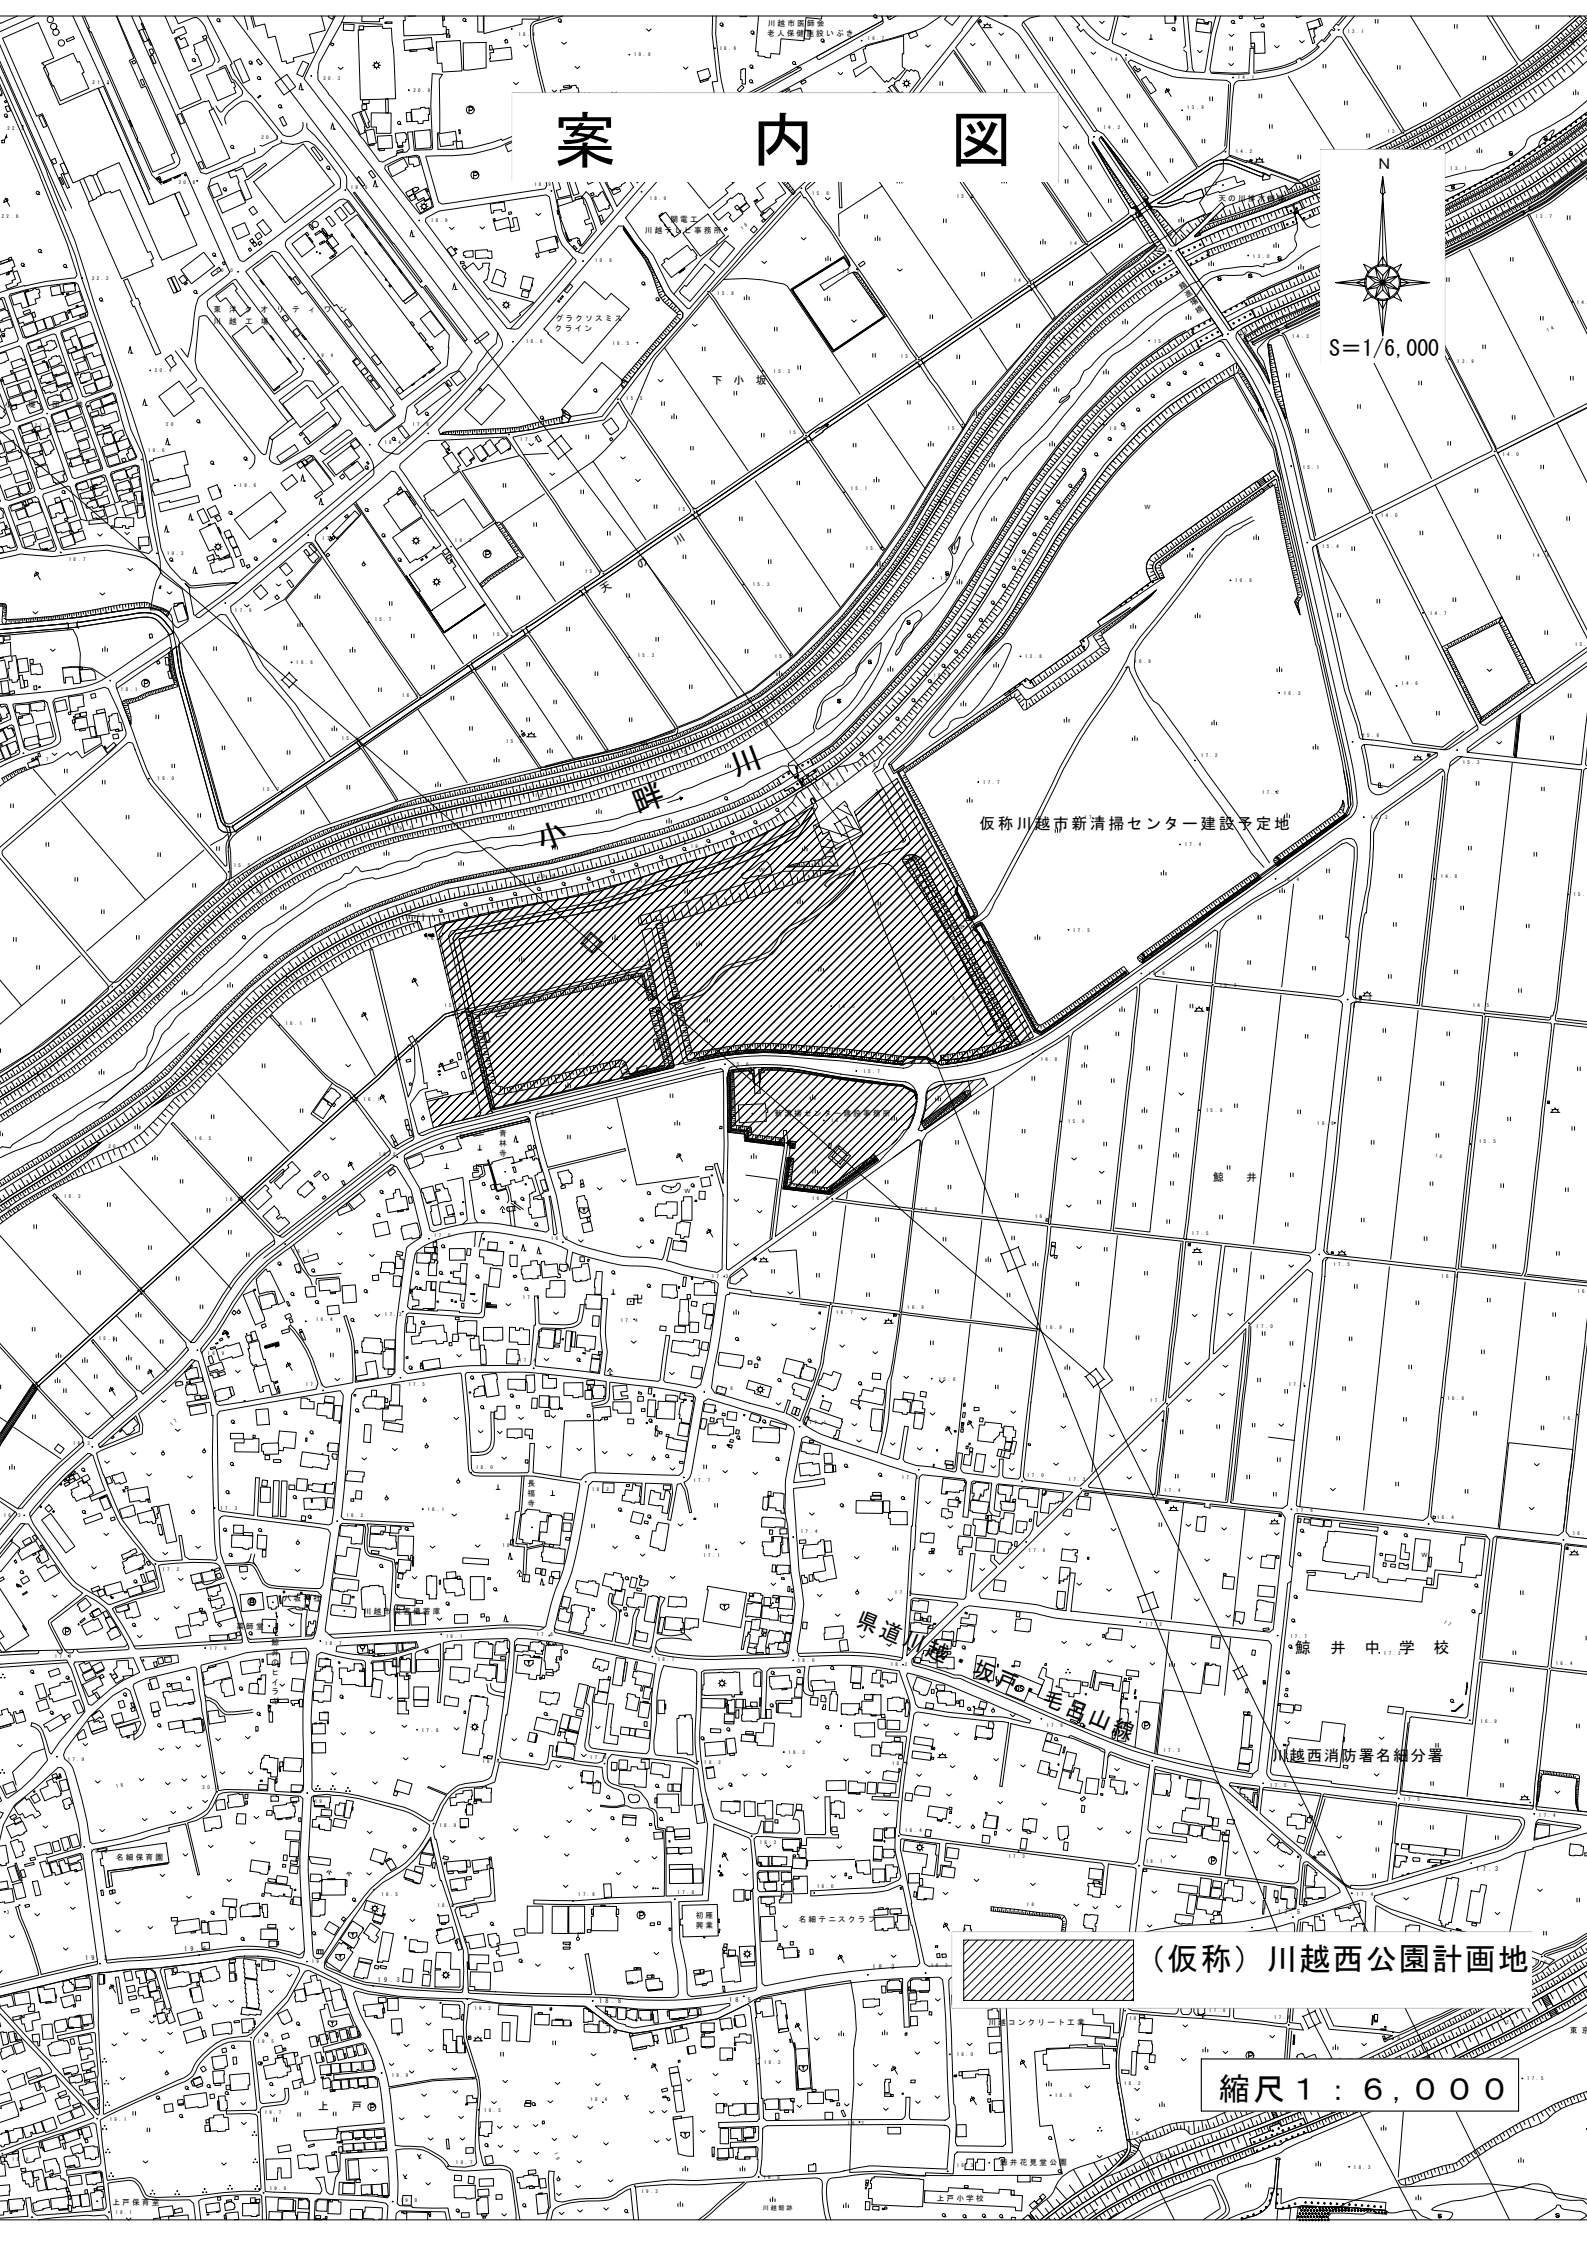


# 案内図

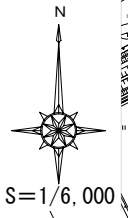

仮称川越市新清掃センター建設予定地

小畔川

鯨井中学校

川越西消防署名簿分署

(仮称)川越西公園計画地

縮尺 1 : 6,000